

Droga gminna publiczna DJ-L-25  
 Klasa drogi: D | Kategoria ruchu: KR1  
 Prędkość projektowa: 30km/h


Droga gminna publiczna DJ-P-24  
 klasa drogi: D | Kategoria ruchu: KR1  
 Prędkość projektowa: 30km/h

ZI 10  
 V=7003m<sup>3</sup>  
 Rz.d.143.92


**PZM-8B**  
 541+627.62

zbiornik bezodpływowy nr 17

zbiornik bezodpływowy nr 18

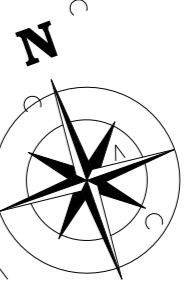

RZECZOWNIK DO SPRAW  
 ZAPBEZPIECZEN PRZECIWPÓZAROWYCH  
 mgr inż. Krzysztof Żelazek  
 Nr UP 1401/99  
 (miejsowość, data)  
 Zgodność projektu z wymaganiami  
 Ochrony przeciwpożarowej stwierdzam  
 bez uwag z uwagami

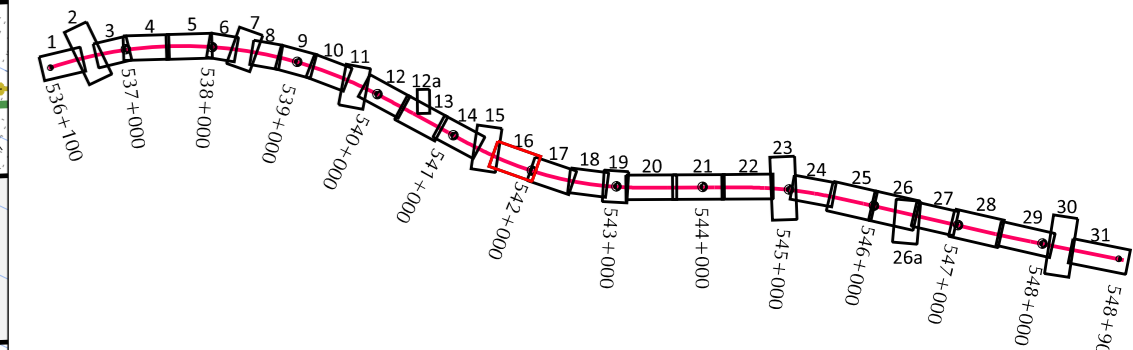

Poświadczam zgodność z oryginałem  
 mapy do celów projektowych

mgr inż. Marek Hulek | sp. nr 33345992 - spec. konstrukcyjno-budowlane

STECOL CORPORATION  
 ul. Nadwiślańska 55, 80-880 Gdańsk

EUROPROJEKT GDAŃSK S.A.  
 ul. Nadwiślańska 55, 80-880 Gdańsk

Generalna Dyrekcja  
 Dróg Krajowych i Autostrad  
 Oddział w Warszawie

Autostrada A2 - Warszawa - Kukuryki na odcinku węzła  
 „Płycełek” (kierunek obwodnicy Mińska Mazowieckiego) - Siedlca, Odcinek IV od węzła  
 „Groszki” (bez węzła) do węzła „Gręzów” (bez węzła) o długości około 12,89 km

Projekt Budowlany | Projekt Zagospodarowania Terenu | Data: X 2021

Plan zagospodarowania terenu - A2 -  
 od km 541+560 do km 542+030 | Skala: 1:500 | Nr sp.: 2.16

GŁÓWNYPROJEKTANT		PODPIS
Drogi	mgr inż. Michał Hulek   sp. nr 33345992 - spec. konstrukcyjno-budowlane	
Miasteczko	mgr inż. Marcin Hulek   sp. nr 15052676 - spec. konstrukcyjno-budowlane	
PROJEKTANCI		
Projekt Techniczny	mgr inż. Paweł Bruchalski   sp. nr POW0048PO0012 - specjalność: drogi	
Projekt Budowlany	mgr inż. Paweł Bruchalski   sp. nr POW0048PO0012 - specjalność: drogi	
Drogi	mgr inż. Andrzej Kowalczyk   sp. nr POW0099PO0011 - specjalność: drogi	
Instalacje	mgr inż. Piotr Janowski   sp. nr MA20009PO0011 - specjalność: drogi	
Instalacje	mgr inż. Krzysztof Bruchalski   sp. nr MA20009PO0011 - specjalność: konstrukcyjno-budowlane	
Instalacje	mgr inż. Paweł Kwaszowski   sp. nr WAW0034PO0003 - specjalność: konstrukcyjno-budowlane	
Instalacje	mgr inż. Jan Pawłowski   sp. nr POW00128PM003 - specjalność: mostowa	
Konstrukcje	mgr inż. Paweł Kwaszowski   sp. nr WAW0034PO0003 - specjalność: konstrukcyjno-budowlane	
Instalacje	mgr inż. Marcin Hulek   sp. nr POW0099PO0011 - specjalność: systemy	
Instalacje	mgr inż. Krzysztof Bruchalski   sp. nr MA20009PO0011 - specjalność: technologia hydroinżynierska	
Instalacje	mgr inż. Michał Pawłowski   sp. nr RUP0193PO0034 - specjalność: elektroenergetyka	
Instalacje	mgr inż. Jan Dąbrowski   sp. nr 15078761 - specjalność: elektroinżynierska	
SPRAWDZAJĄCY		
Pracownik Techniczny	mgr inż. Andrzej Kowalczyk   sp. nr POW0099PO0011 - specjalność: drogi	